



VSakovací BOXY - TYPOVÝ PŮDORYS

M 1:50

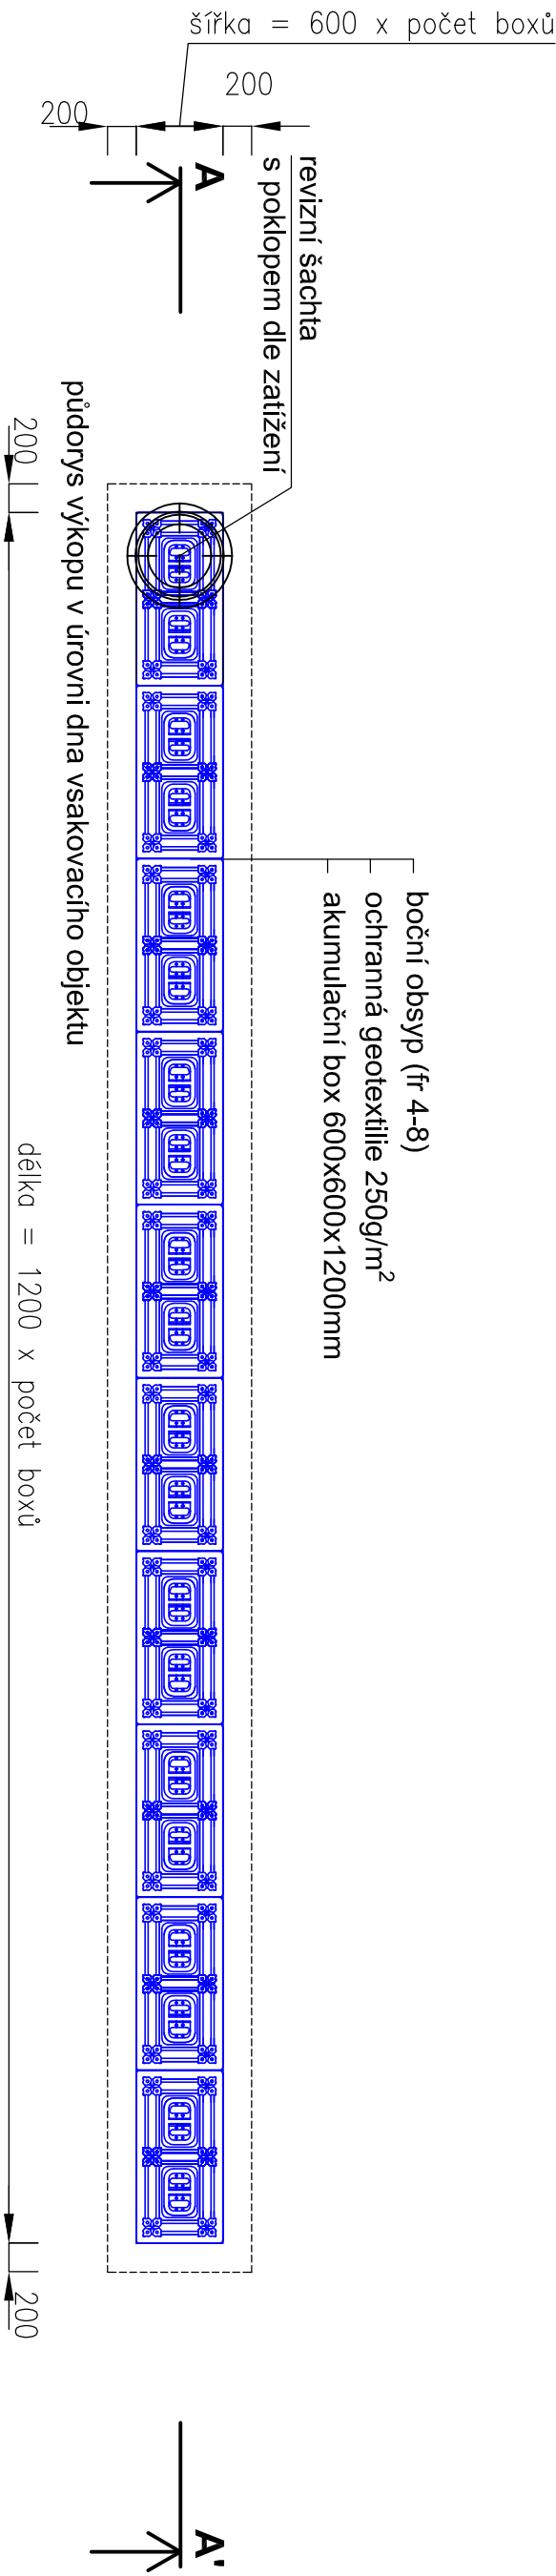

VSakovací BOXY - TYPOVÝ ŘEZ A-A

M 1:50

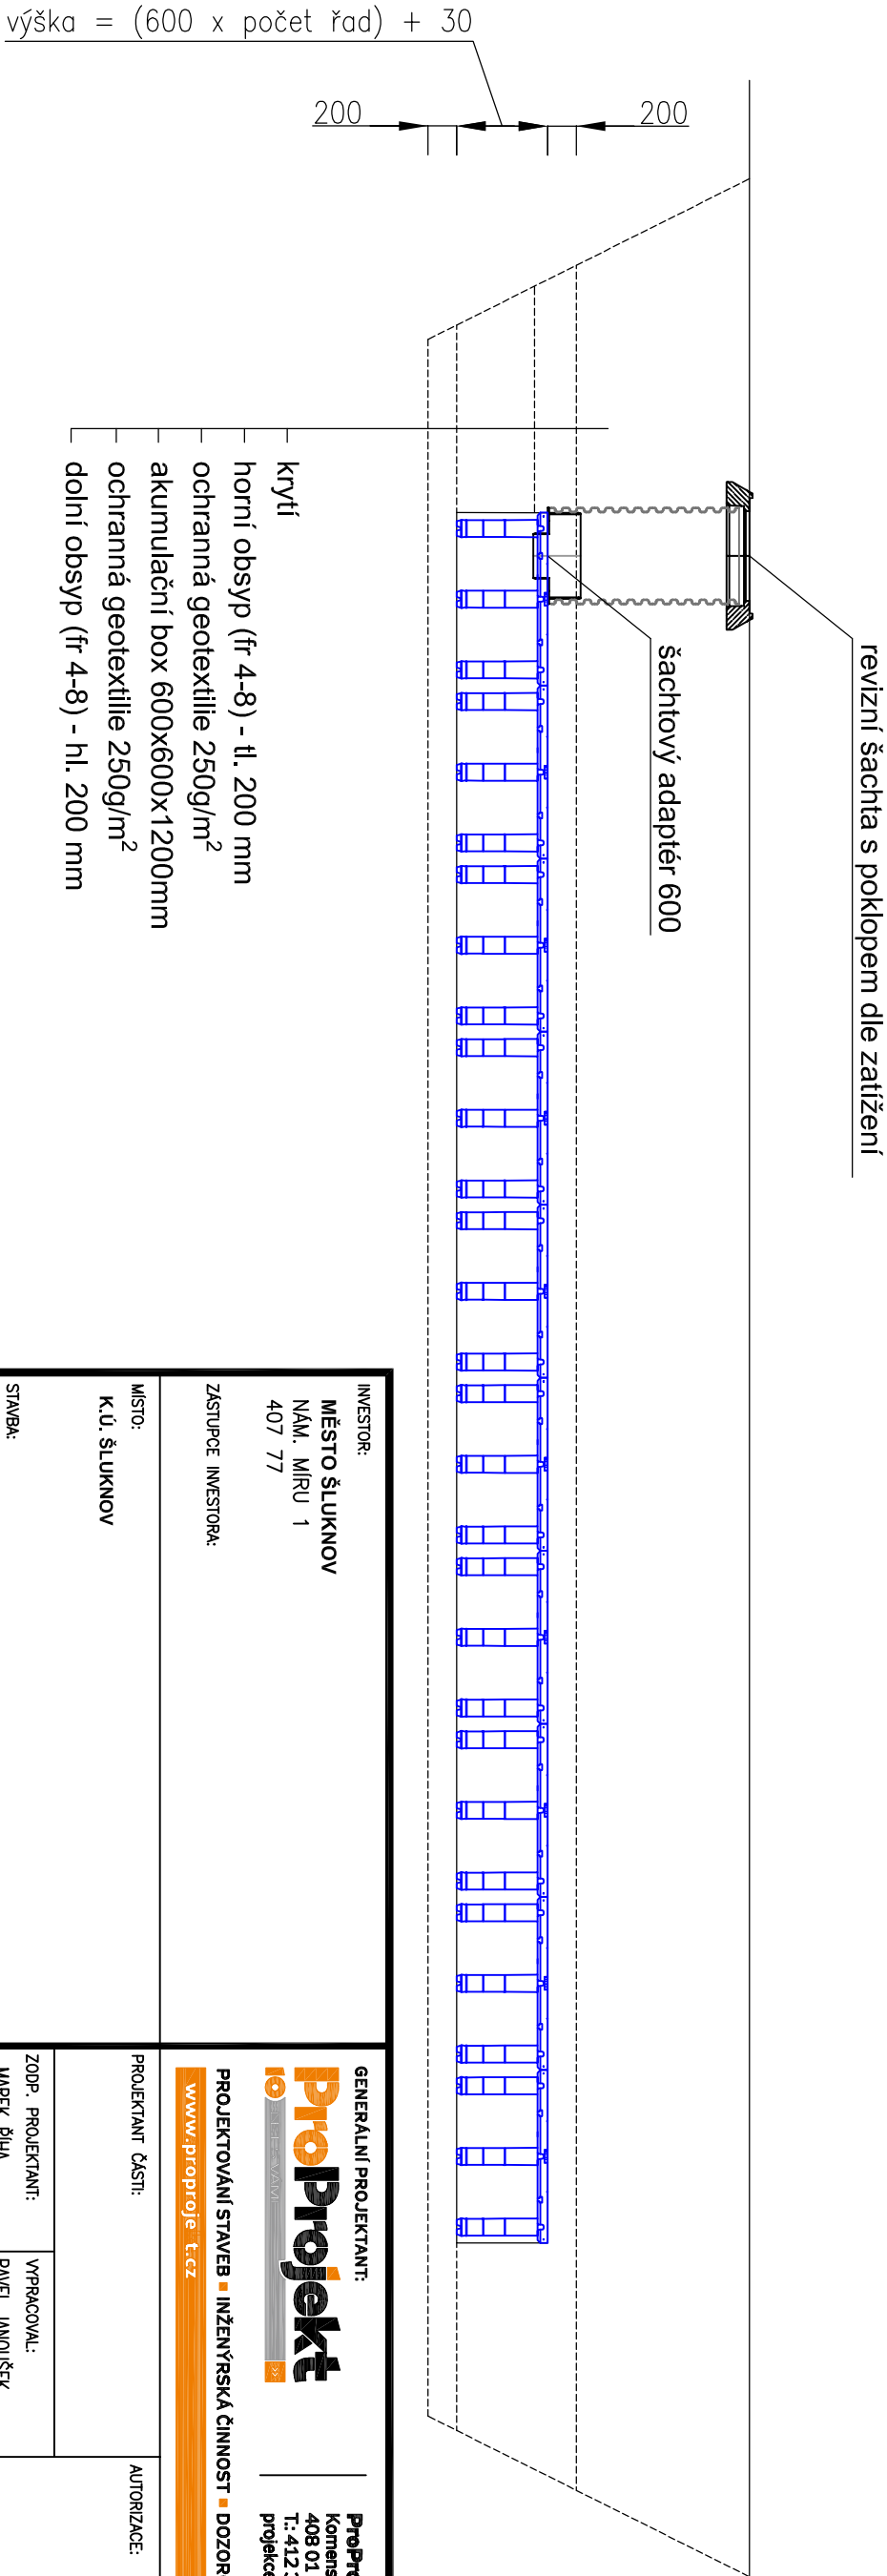

INVESTOR: MĚSTO ŠLUKNOV NAM. MÍRU 1 407 77		GENERALNÍ PROJEKTANT: <div>io</div> <div>ProProjekt</div> <div>PROJEKTOVÁNÍ STAVEB ■ INŽENÝRSKÁ ČINNOST ■ DOZOROVÁNÍ STAVEB</div> <div>www.proproje t.cz</div>		ProProjekt s.r.o. Komenského 1173 408 01 Rumburk T: 412 332 317 projekce@proprojekt.cz	
ZÁSTUPCE INVESTORA:		PROJEKTANT ČÁSTI:		AUTORIZACE:	
MÍSTO: K.Ú. ŠLUKNOV		ZODP. PROJEKTANT: MAREK ŘÍHA		VYPRACOVAL: PAVEL JANOUŠEK	
STAVBA: ZPEVNĚNÉ PLOCHY A ODVODNĚNÍ LOKALITY GARÁŽE, ŠLUKNOV - I. ETAPA - ODVODNĚNÍ					
PROJEKTOVÁ ČÁST: C. STAVEBNÍ ČÁST		DATUM: 04 / 2022		ČÍSLO ZAKÁZKY: 2019838_1	
VÝKRES: VSAKOVACÍ BOXY		MĚŘÍTKO: 1:50		STUPEŇ PD: DPS	
		ČÍSLO VÝKRESU: C.1.2.3.9		REVIZE:	