


PŪDORYS 2.NP

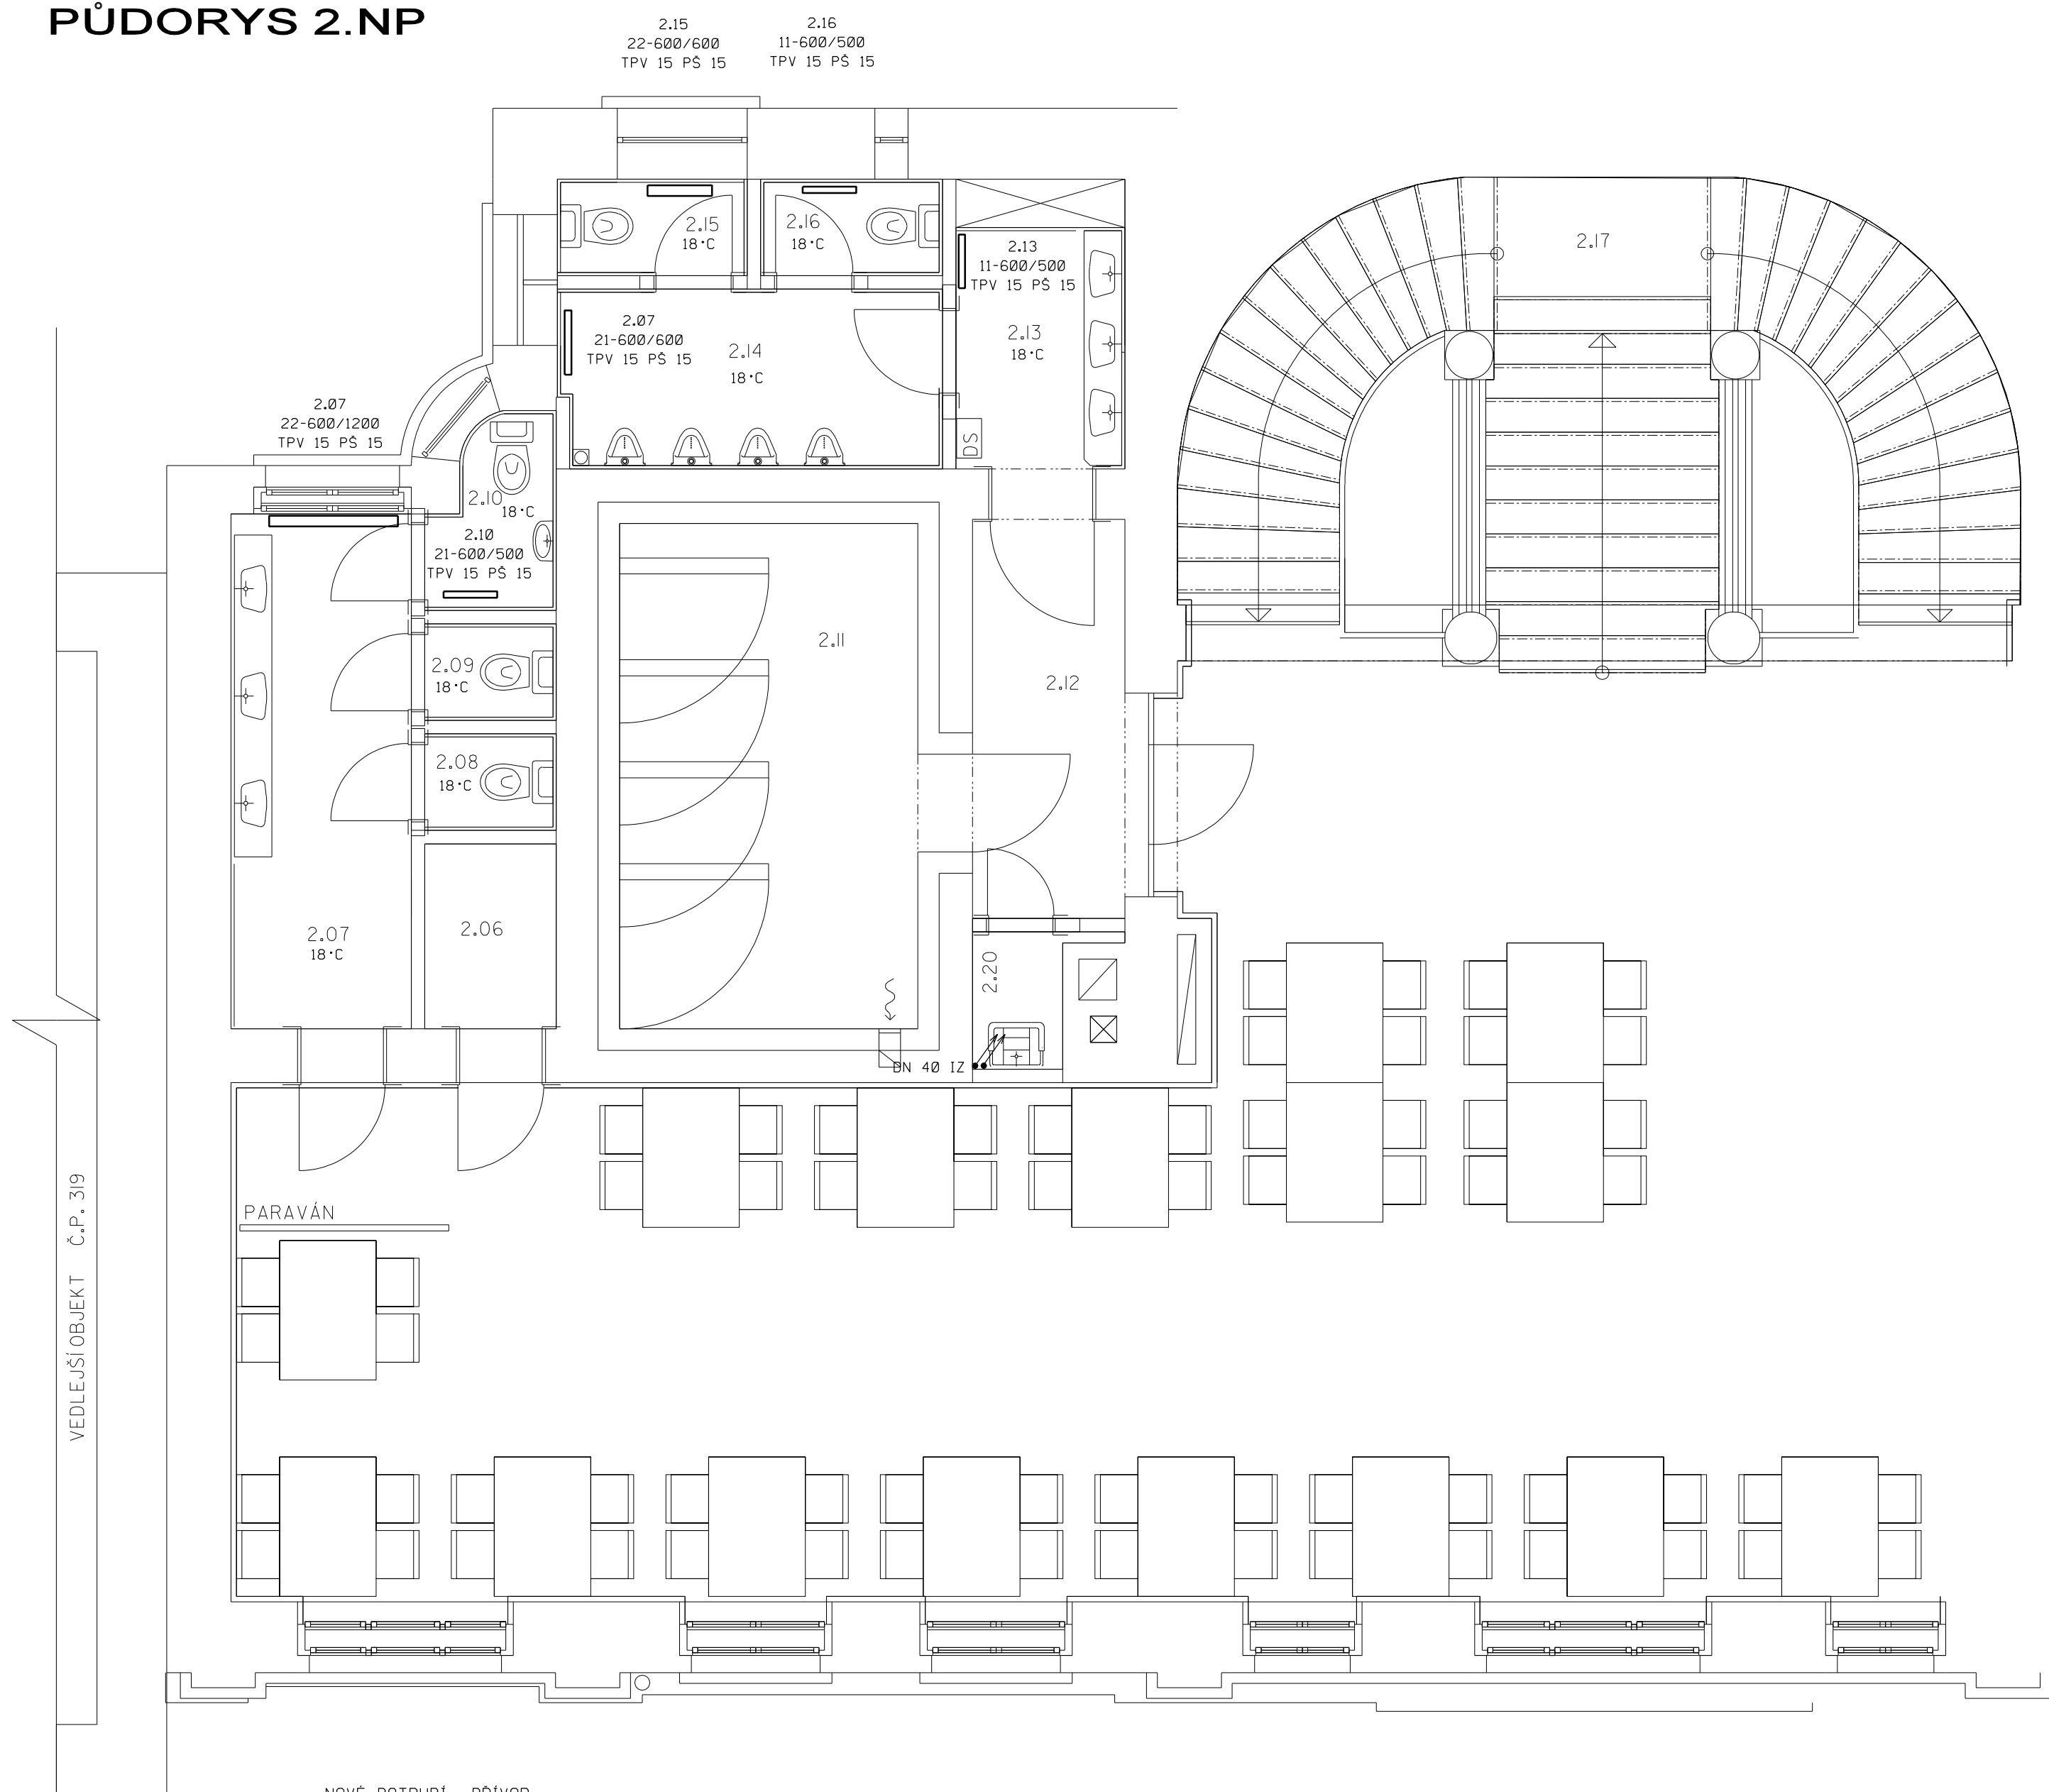

- | | |
|-------|------------------------------|
| ———— | NOVÉ POTRUBÍ - PŘÍVOD |
| ----- | NOVÉ POTRUBÍ - ZPÁTEČKA |
| ———— | STÁVAJÍCÍ POTRUBÍ - PŘÍVOD |
| ----- | STÁVAJÍCÍ POTRUBÍ - ZPÁTEČKA |
- 21-600/1200 DESKOVÉ OTOPNÉ TĚLESO V PŘÍVODNÍM PŘÍPOJENÍ
- | | |
|-----|---|
| TPV | TERMOSTATICKÝ PŘÍMÝ VENTIL S TERMOSTATICKOU HLAVICÍ |
| PV | RUČNÍ PŘÍMÝ VENTIL |
| PS | PŘÍMÉ SROUBENÍ |
- ROZVODY ÚT BUDOU VEDENY U PODLAHY, PŘÍPADNĚ V PODLAZE, NEBO ZDI
 - ROZVODY ÚT BUDOU PŘÍPOJENY MĚDĚNÝMI POTRUBÍMI
 - ROZVODY VEDENÉ V PODLAZE NEBO ZDI BUDOU ZIŠŤOVANÉ
- TEPELNOU ISOLACÍ O MIN. TL. 13mm
- OTOPNÁ TĚLESA BUDOU PŘÍPOJENÁ POTRUBÍM 15x1

| | | | | | |
|---|-----------------|-------------|--|-------------------|---------------|
| VED. PROJEKTANT | VYPRACOVAL | KONTROLOVAL | ING. DANIEL FLORIÁN PROJEKTANT VYTÁPĚNÍ, VZDUCHOTECHNIKY A ZTI TYLOVA 731/2 405 02 DEČÍN 2 TEL. : 412 523 509, 723 373 187 E - MAIL : daniel.florian @ volny.cz | | |
| ING. D. FLORIÁN | ING. D. FLORIÁN | | | | |
| | | | | | |
| INVESTOR MĚSTO ŠLUKNOV NÁM. MÍRU 1, 407 77 ŠLUKNOV | | | DATUM 02. 2011 | MĚŘÍTKO 1 : 50 | STUPEŇ DSP |
| AKCE DŮM KULTURY REVITALIZACE OBJEKTU Č. P. 321 V UL. T. G. MASÁRYKA VE ŠLUKNOVĚ | | | ZAK. ČÍSLO P628/09 | FORMÁT 4A4 | PARÉ |
| PROFESE F1.4 a. - ZAŘÍZENÍ PRO VYTÁPĚNÍ STAVEB | | | ČÍSLO VÝKRESU P628 005A - 09 | | |
| NÁZEV PŮDORYS 2.NP | | | | | |