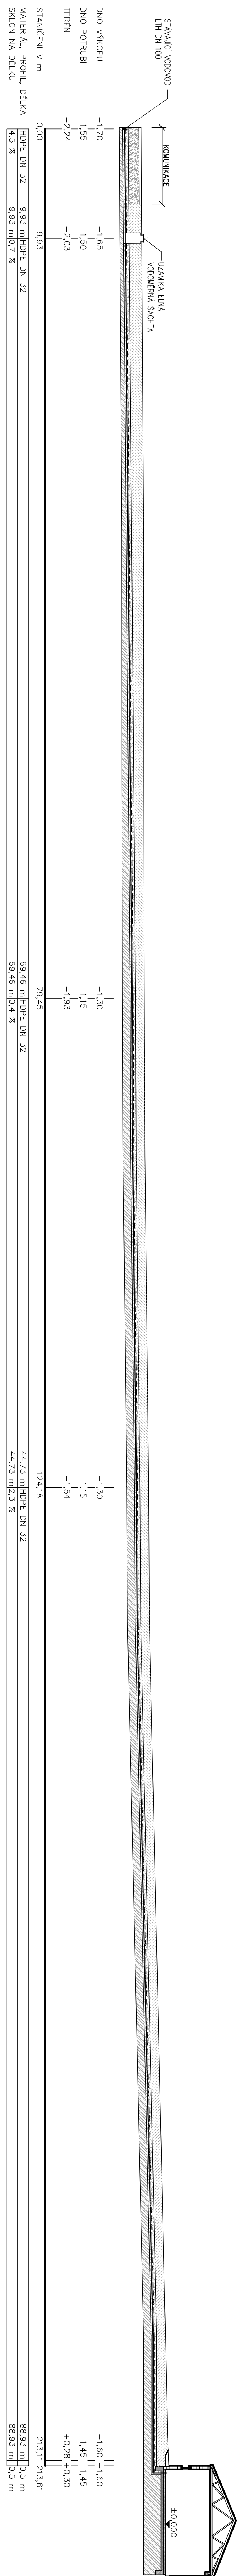



Architectural site plan showing water supply and sewerage infrastructure. The plan includes a brown building, a yellow building, and a green building. It features a network of dashed lines representing water supply and sewerage pipes, with various labels and elevations. A legend at the bottom right indicates 'SÚP. SÚSTAVA' (Water Supply System) and 'SÚP. SÚSTAVA' (Sewerage System).

[illegible]

SO 6 - PODELNÝ PROFIL VODOVODNÍ PŘÍPOJKY

[illegible]

SO 6 – PŘÍČNÝ ŘEZ

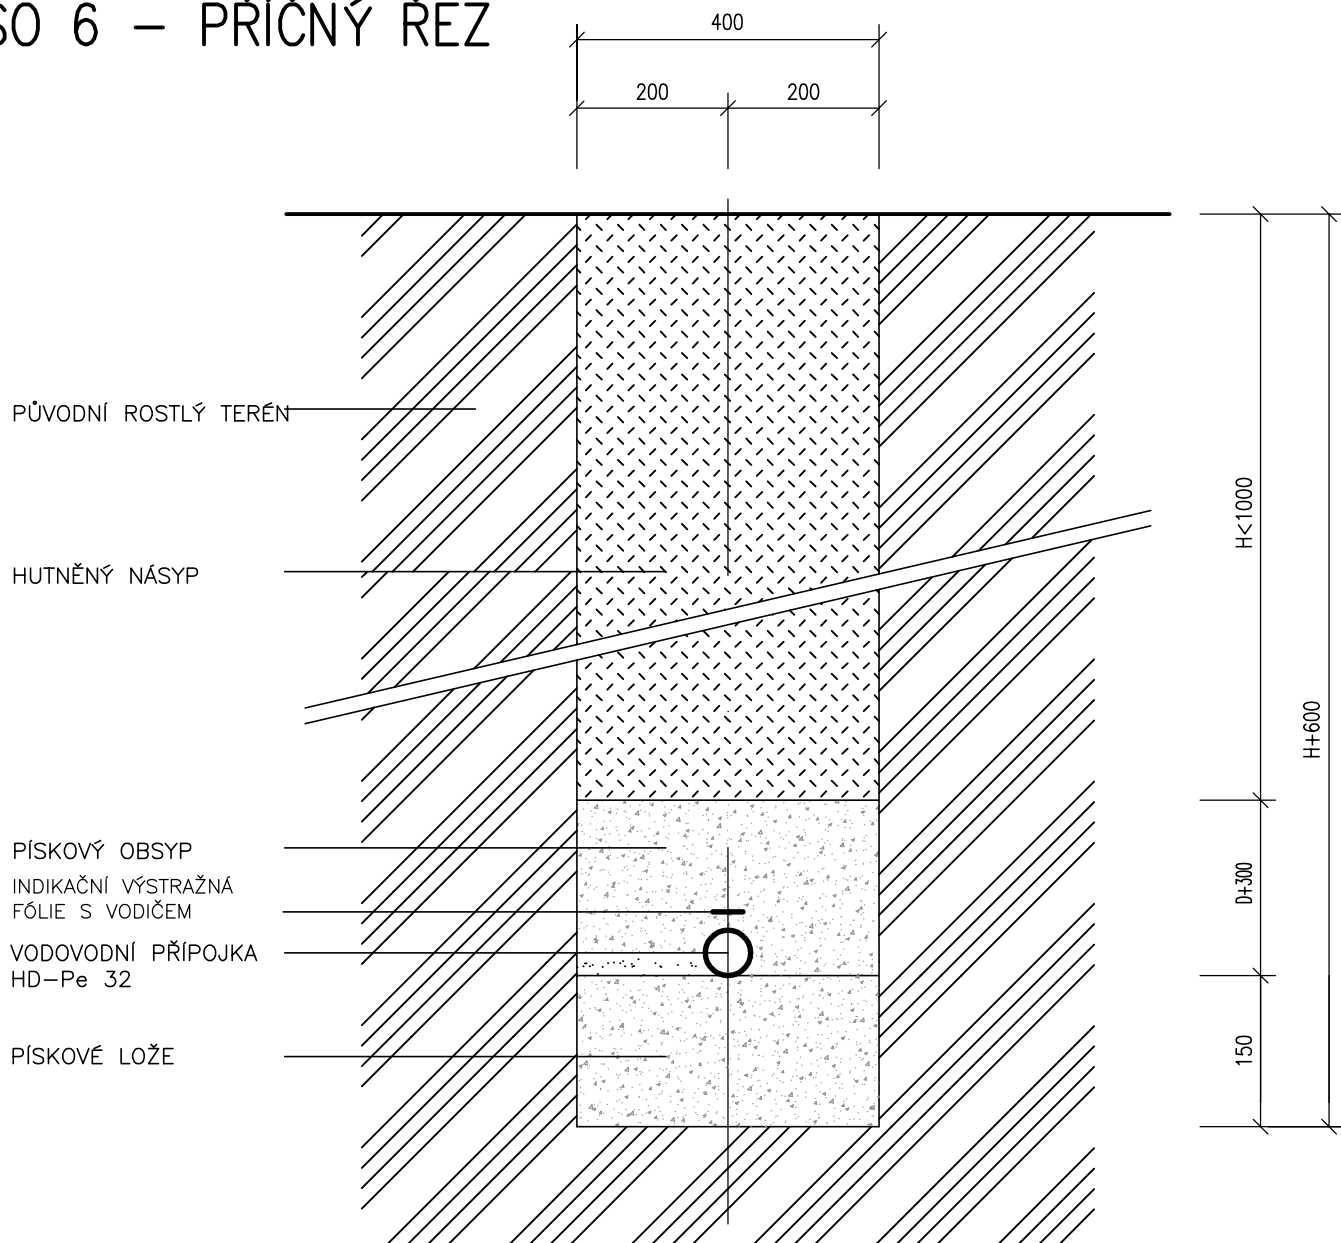

D = PRŮMĚR POTRUBÍ

INVESTOR:

MĚSTO ŠLUKNOV
NÁMĚSTÍ MÍRU 1
407 77 ŠLUKNOV

ZÁSTUPCE INVESTORA:

MÍSTO:

P.P.Č.K. 1378, 1379/4, 1379/2, 1395, 1376/1, 1372
K.Ú. ŠLUKNOV

STAVBA:

OTEVŘENÁ KOMPOSTÁRNA, ŠLUKNOV

PROJEKTOVÁ ČÁST:

F.1.1 ARCHITEKTONICKÉ A STAVEBNĚ TECHNICKÉ ŘEŠENÍ

VÝKRES:

PŘÍČNÝ ŘEZ VODOVODNÍ PŘÍPOJKOU

GENERÁLNÍ PROJEKTANT:

ProProjekt

- PROJEKTOVÁNÍ STAVEB
- INŽENÝRSKÁ ČINNOST
- DOZOROVÁNÍ STAVEB

ProProjekt s.r.o.
Komenského 1173
408 01 Rumburk
tel. 412 332 317
projekce@proprojekt.cz
www.proprojekt.cz

PROJEKTANT ČÁSTI:

HIP:

ING. JIŘÍ COBL

ZODPOVĚDNÝ PROJEKTANT:

ING. JIŘÍ COBL

VYPRACOVAL:

MARTIN ROUSEK

FORMÁT:

1xA4

DATUM:

07/2013

ČÍSLO ZAKÁZKY:

2012122

MĚŘÍTKO:

1:200

STUPEŇ PD:

SŘ

PARÉ:


ČÁST:

F.1.1.2.

ČÍSLO VÝKRESU:

e.4

SO 6 – PŘÍČNÝ ŘEZ

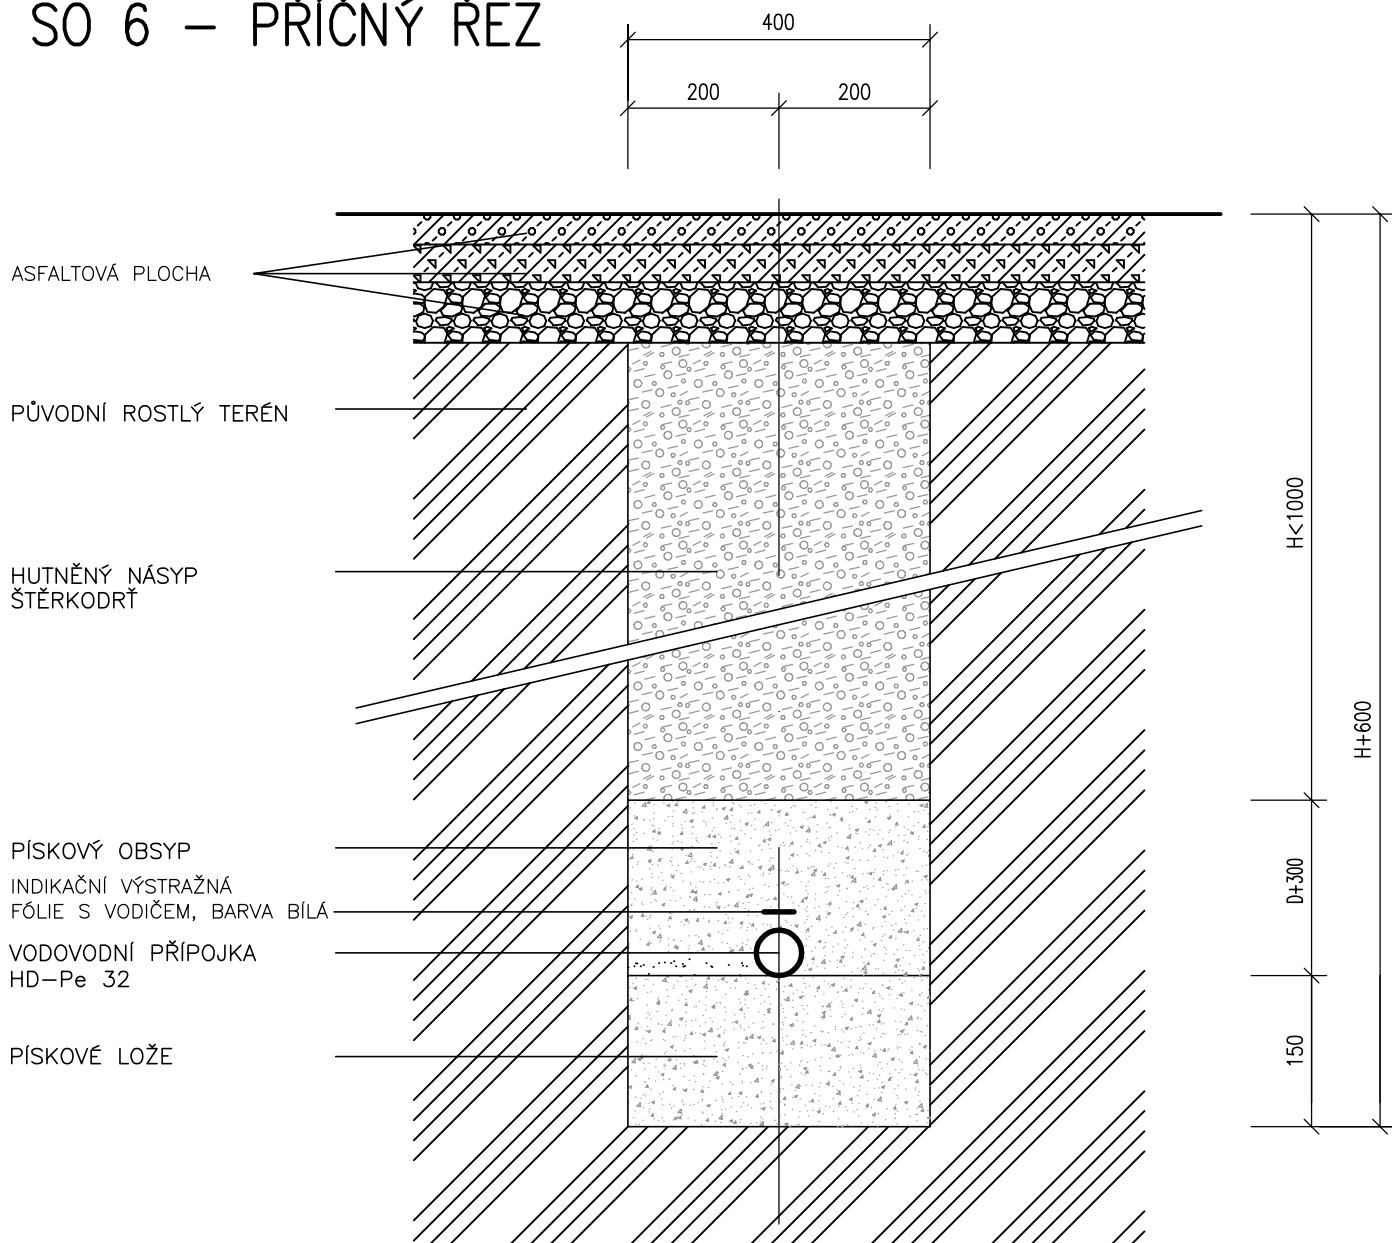

D = PRŮMĚR POTRUBÍ

INVESTOR:

MĚSTO ŠLUKNOV
NÁMĚSTÍ MÍRU 1
407 77 ŠLUKNOV

ZÁSTUPCE INVESTORA:

MÍSTO:

P.P.Č.K. 1378, 1379/4, 1379/2, 1395, 1376/1, 1372
K.Ú. ŠLUKNOV

STAVBA:

OTEVŘENÁ KOMPOSTÁRNA, ŠLUKNOV

PROJEKTOVÁ ČÁST:

F.1.1 ARCHITEKTONICKÉ A STAVEBNĚ TECHNICKÉ ŘEŠENÍ

VÝKRES:

PŘÍČNÝ ŘEZ VODOVODNÍ PŘÍPOJKOU

GENERÁLNÍ PROJEKTANT:

ProProjekt

- PROJEKTOVÁNÍ STAVEB
- INŽENÝRSKÁ ČINNOST
- DOZOROVÁNÍ STAVEB

ProProjekt s.r.o.
Komenského 1173
408 01 Rumburk
tel. 412 332 317
projekce@proprojekt.cz
www.proprojekt.cz

PROJEKTANT ČÁSTI:

HIP:

ING. JIŘÍ COBL

ZODPOVĚDNÝ PROJEKTANT:

ING. JIŘÍ COBL

VYPRACOVAL:

MARTIN ROUSEK

FORMÁT:

1xA4

DATUM:

07/2013

ČÍSLO ZAKÁZKY:

2012122

MĚŘÍTKO:

1:200

STUPEŇ PD:

SŘ

PARÉ:

ČÁST:

F.1.1.2.

ČÍSLO VÝKRESU:

e.5