


SO 1 – HALA

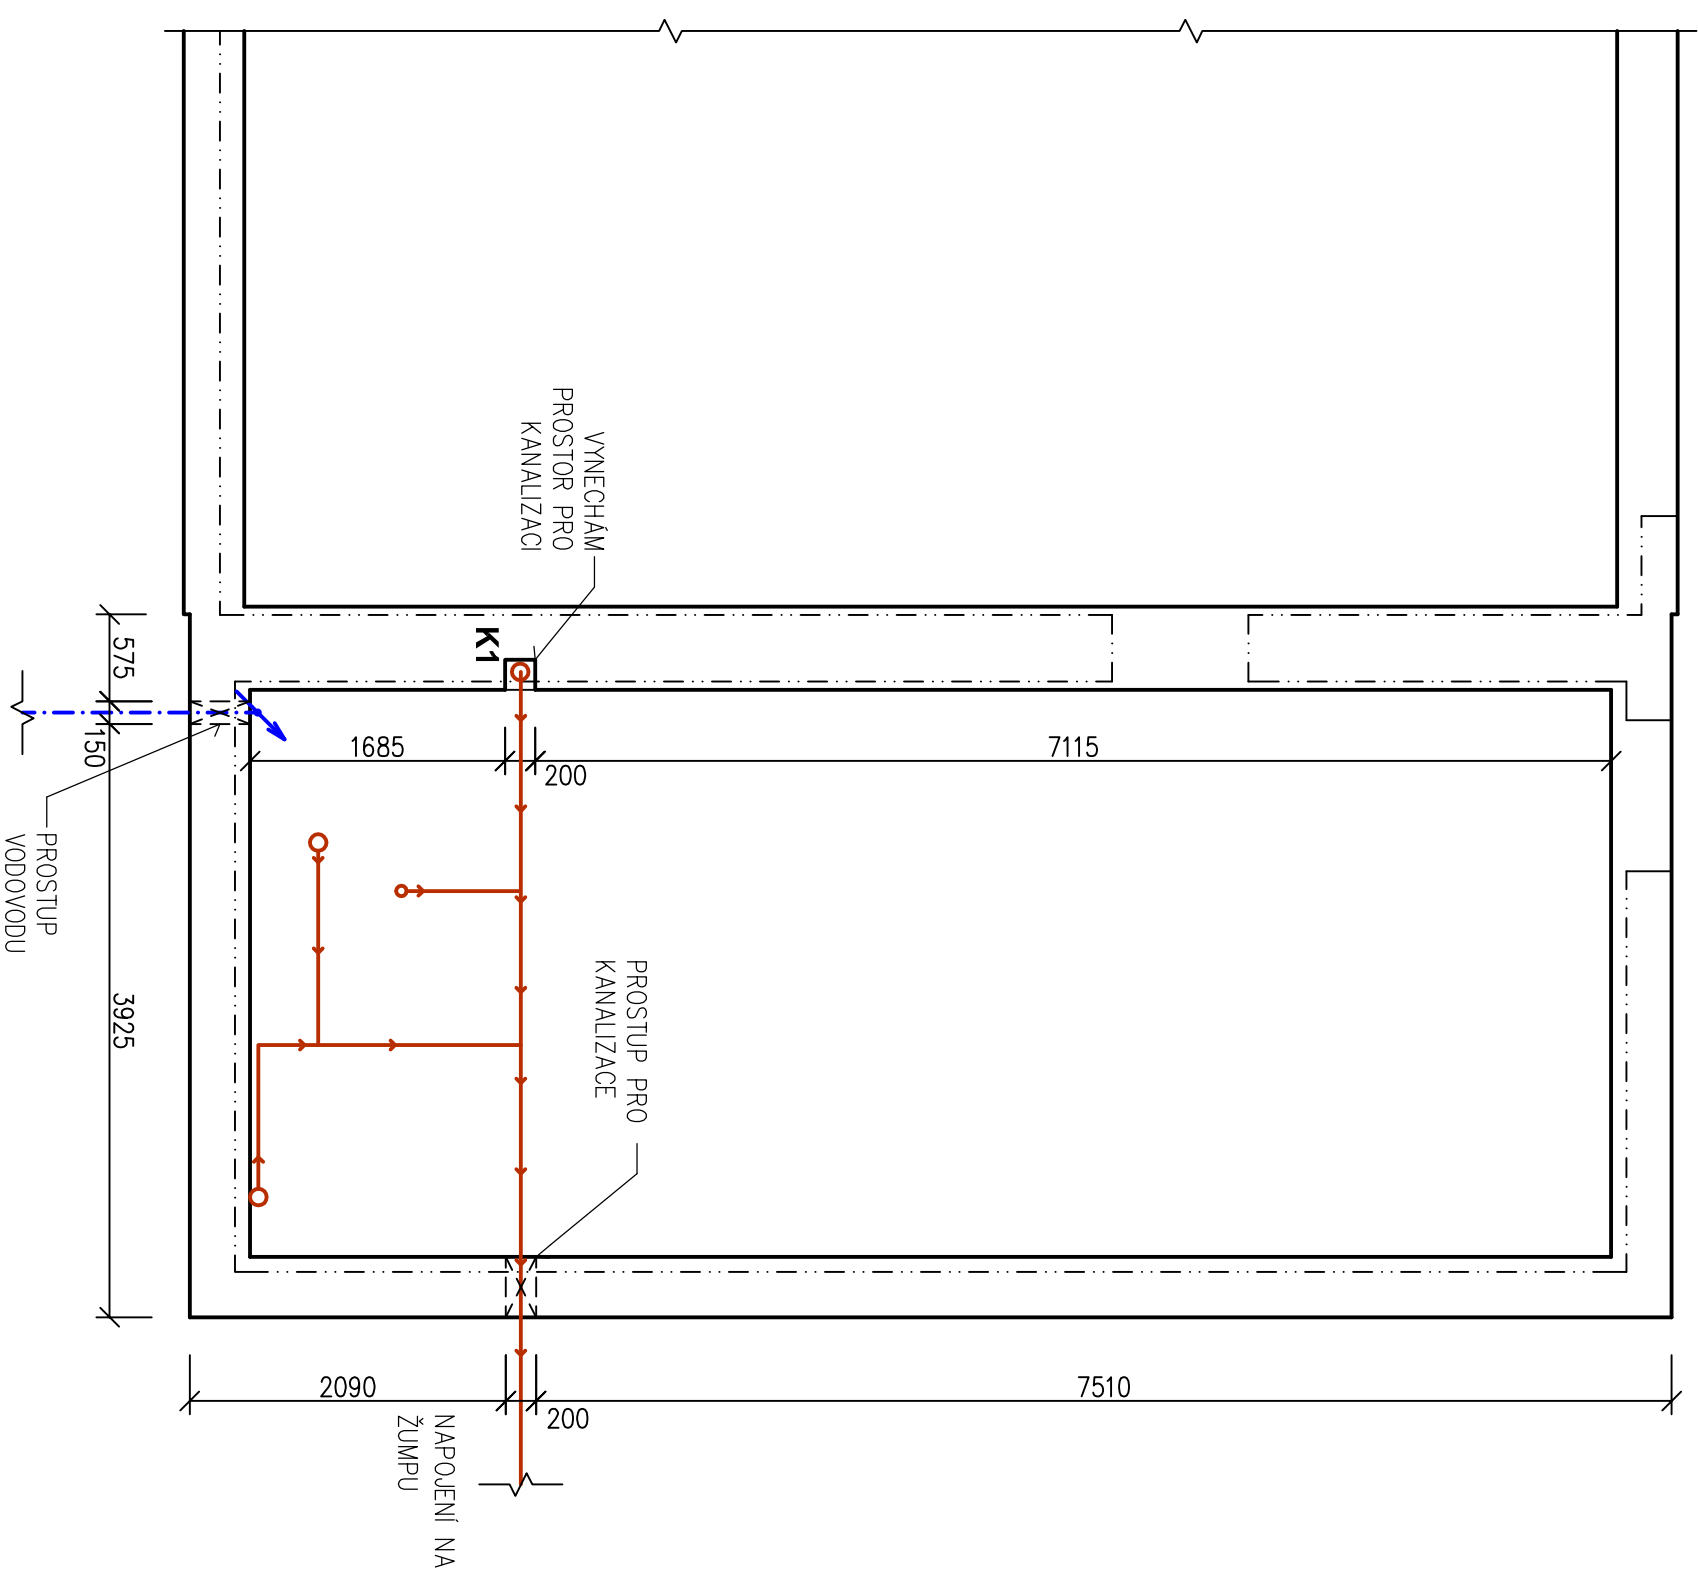

LEGENDA MATERIÁLŮ


- VEDENÍ SPLAŠKOVÉ KANALIZACE SYSTÉMU KG
- VEDENÍ SPLAŠKOVÉ KANALIZACE SYSTÉMU HT
- STUDENÁ VODA PPR PN 16
- TEPLÁ UŽITKOVÁ VODA PPR PN 20

POZNÁMKY:

- VŠECHNY KANALIZAČNÍ SVODY 1M NAD PODLAHU BUDOU PRO POTŘEBU ČIŠTĚNÍ OSAZENY ČISTIČIMI TVAROVKAMI
- SVISLÉ SVODNÉ POTRUBÍ K1 BUDE ODVĚTRÁNA NAD STŘECHU

INVESTOR: MĚSTO ŠLUKNOV NÁMĚSTÍ MÍRU 1 407 77 ŠLUKNOV		GENERÁLNÍ PROJEKTANT: ProProjekt ▪ PROJEKTOVÁNÍ STAVEB ▪ INŽENÝRSKÁ ČINNOST ▪ DOZOROVÁNÍ STAVEB ProProjekt s.r.o. Komenského 1173 408 01 Rumburk tel. 412 332 317 projekce@proprojekt.cz www.proprojekt.cz	
MÍSTO: P.P.Č.K. 1378, 1379/4, 1379/2, 1395, 1376/1, 1372 K.Ú. ŠLUKNOV		PROJEKTANT ČÁSTI:	
STAVBA: OTEVŘENÁ KOMPOSTÁRNA, ŠLUKNOV		HIP: ING. JIŘÍ COBL	ZODPOVĚDNÝ PROJEKTANT: ING. JIŘÍ COBL
		FORMÁT: 1xA4	DATAUM: 7/2013
		MĚŘÍTKO: 1:50	STUPEŇ PD: DSP
PROJEKTOVÁ ČÁST: F.1.4.e ZAŘÍZENÍ ZDRAVOTNĚ TECHNICKÝCH INSTALACÍ		ČÁST: F.1.4	ČÍSLO VÝKRESU: e.1
VÝKRES: PŮDORYS ZÁKLADŮ - SCHÉMA KANALIZACE A VODOVODU		PŘÍLOHA: MARTIN ROUSEK	

SO 1 – HALA

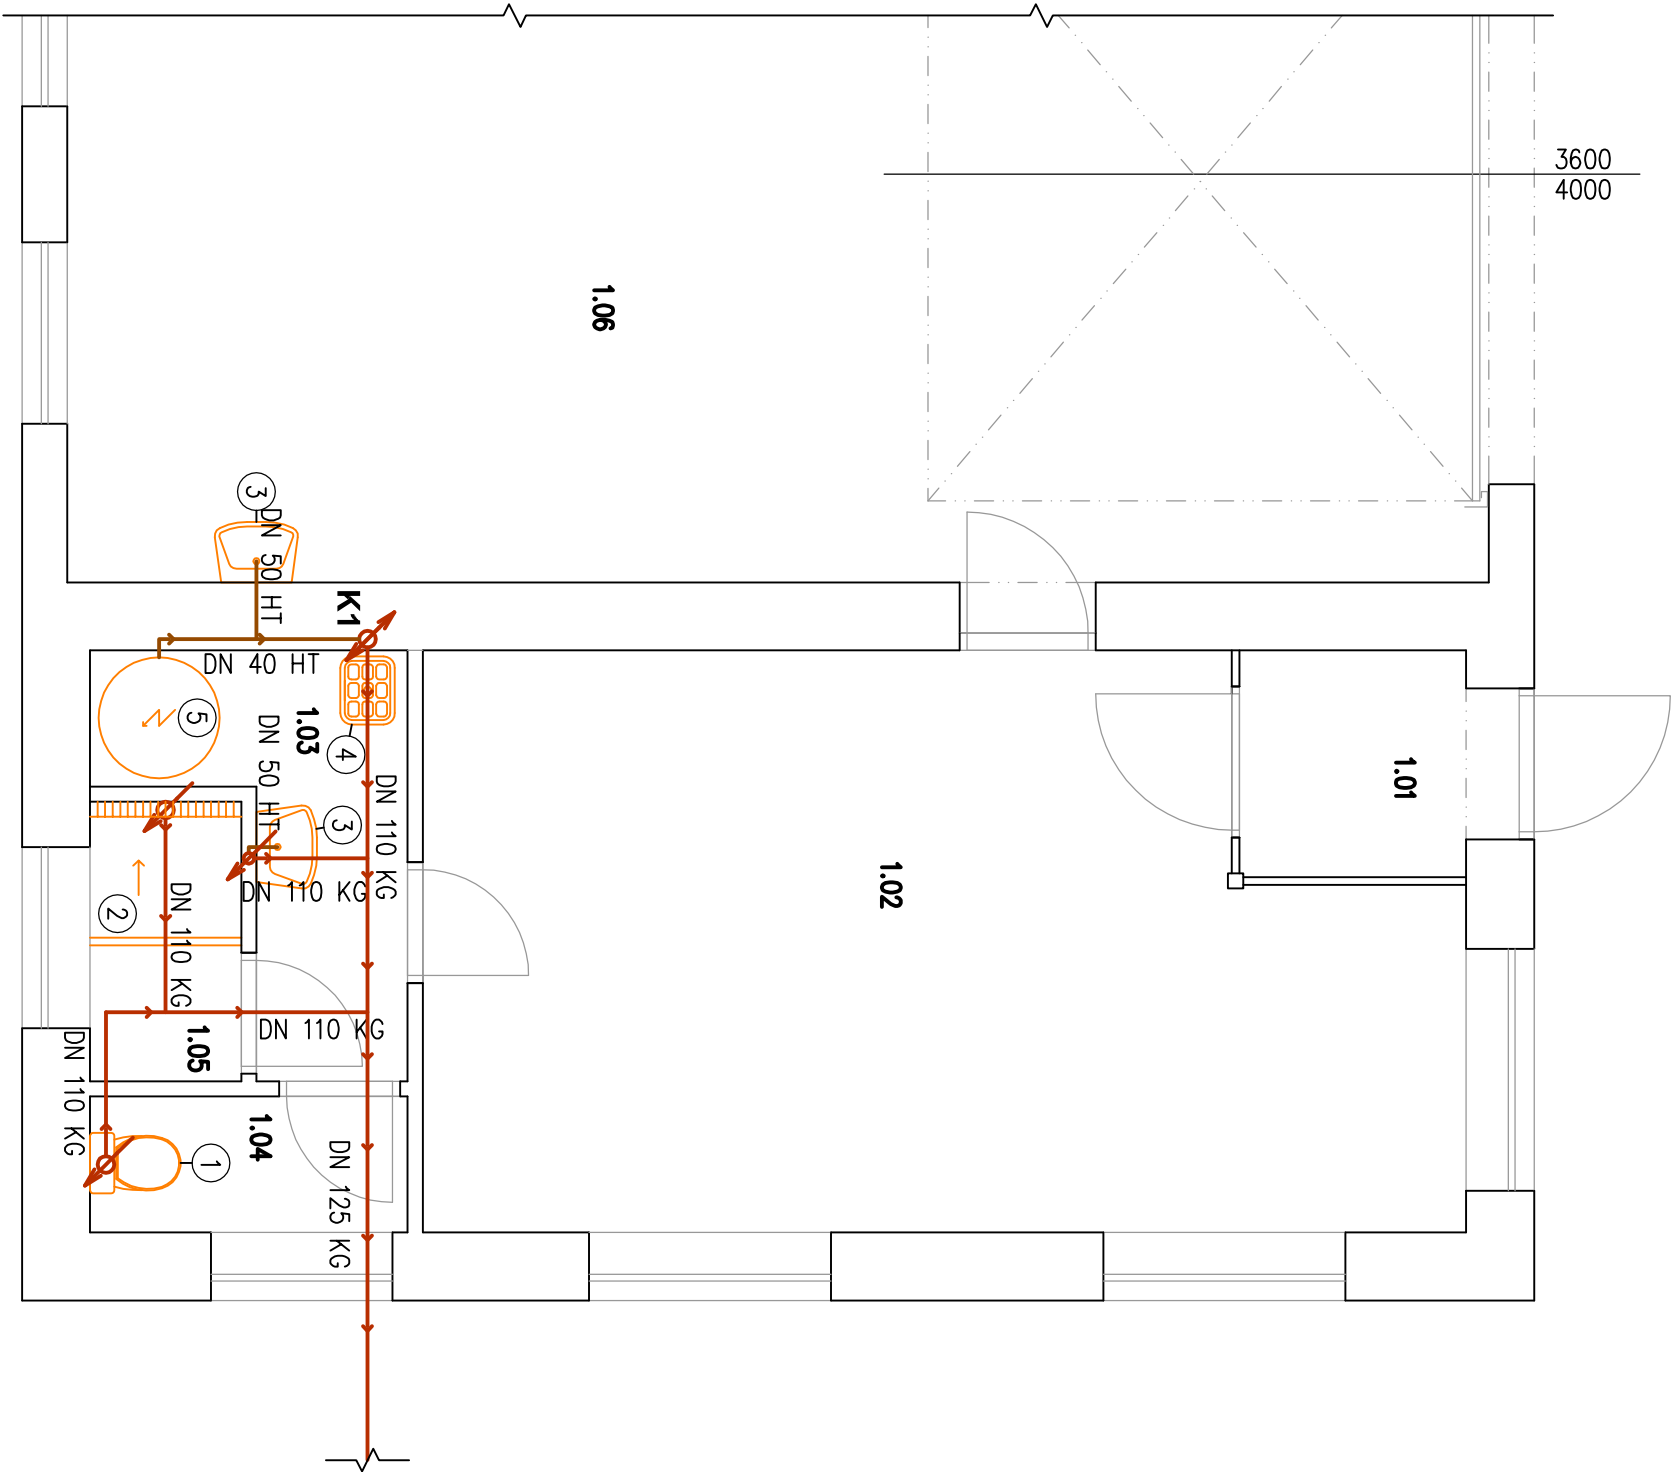

LEGENDA MATERIÁLŮ


- VEDENÍ SPLAŠKOVÉ KANALIZACE SYSTÉMU KG
- VEDENÍ SPLAŠKOVÉ KANALIZACE SYSTÉMU HT
- 1 KOMBINOVANÝ KLOZET
- 2 SPRCHOVÝ KOUT
- 3 UMYVADLO
- 4 VÝLEVKA
- 5 ELEKTRICKÝ AKUMULAČNÍ OHŘÍVAČ VODY

POZNÁMKY:

- VŠECHNY KANALIZAČNÍ SVODY 1M NAD PODLAHU BUdou PRO POTŘEBU ČIŠTĚNÍ OSAZENY ČISTIČNÍMI TVAROVKAMI
- PŘIPOJENÍ VŠECH ZAŘÍZOVACÍCH PŘEDMĚTŮ NA KANALIZACI BUDE PROVEDENO PŘES ZÁPACHOVÉ UZÁVĚRKY
- SVLSÉ SVODNÉ POTRUBÍ K1 BUDE ODVĚTRÁNA NAD STŘECHU

INVESTOR: MĚSTO ŠLUKNOV NÁMĚSTÍ MÍRU 1 407 77 ŠLUKNOV		GENERÁLNÍ PROJEKTANT: ProProjekt • PROJEKTOVÁNÍ STAVEB • INŽENÝRSKÁ ČINNOST • DOZKOVÁNÍ STAVEB ProProjekt s.r.o. Komenského 1173 408 01 Rumburk tel. 412 332 317 projekce@proprojekt.cz www.proprojekt.cz	
MÍSTO: P.P.Č.K. 1378, 1379/4, 1379/2, 1395, 1376/1, 1372 K.Ú. ŠLUKNOV		PROJEKTANT ČÁSTI:	
STAVBA: OTEVŘENÁ KOMPOSTÁRNA, ŠLUKNOV		HIP: ING. JIŘÍ COBL	ZODPOVĚDNÝ PROJEKTANT: ING. JIŘÍ COBL
		FORMÁT: 1xA4	DATAUM: 7/2013
		MĚŘÍTKO: 1:50	STUPEŇ PD: DSP
PROJEKTOVÁ ČÁST: F.1.4.e ZAŘÍZENÍ ZDRAVOTNĚ TECHNICKÝCH INSTALACÍ		ČÁST: F.1.4	ČÍSLO VÝKRESU: e.2
VÝKRES: PŮDORYS 1.N.P. - SCHÉMA KANALIZACE		PŘÍLOHA: MARTIN ROUSEK	

SO 1 – HALA

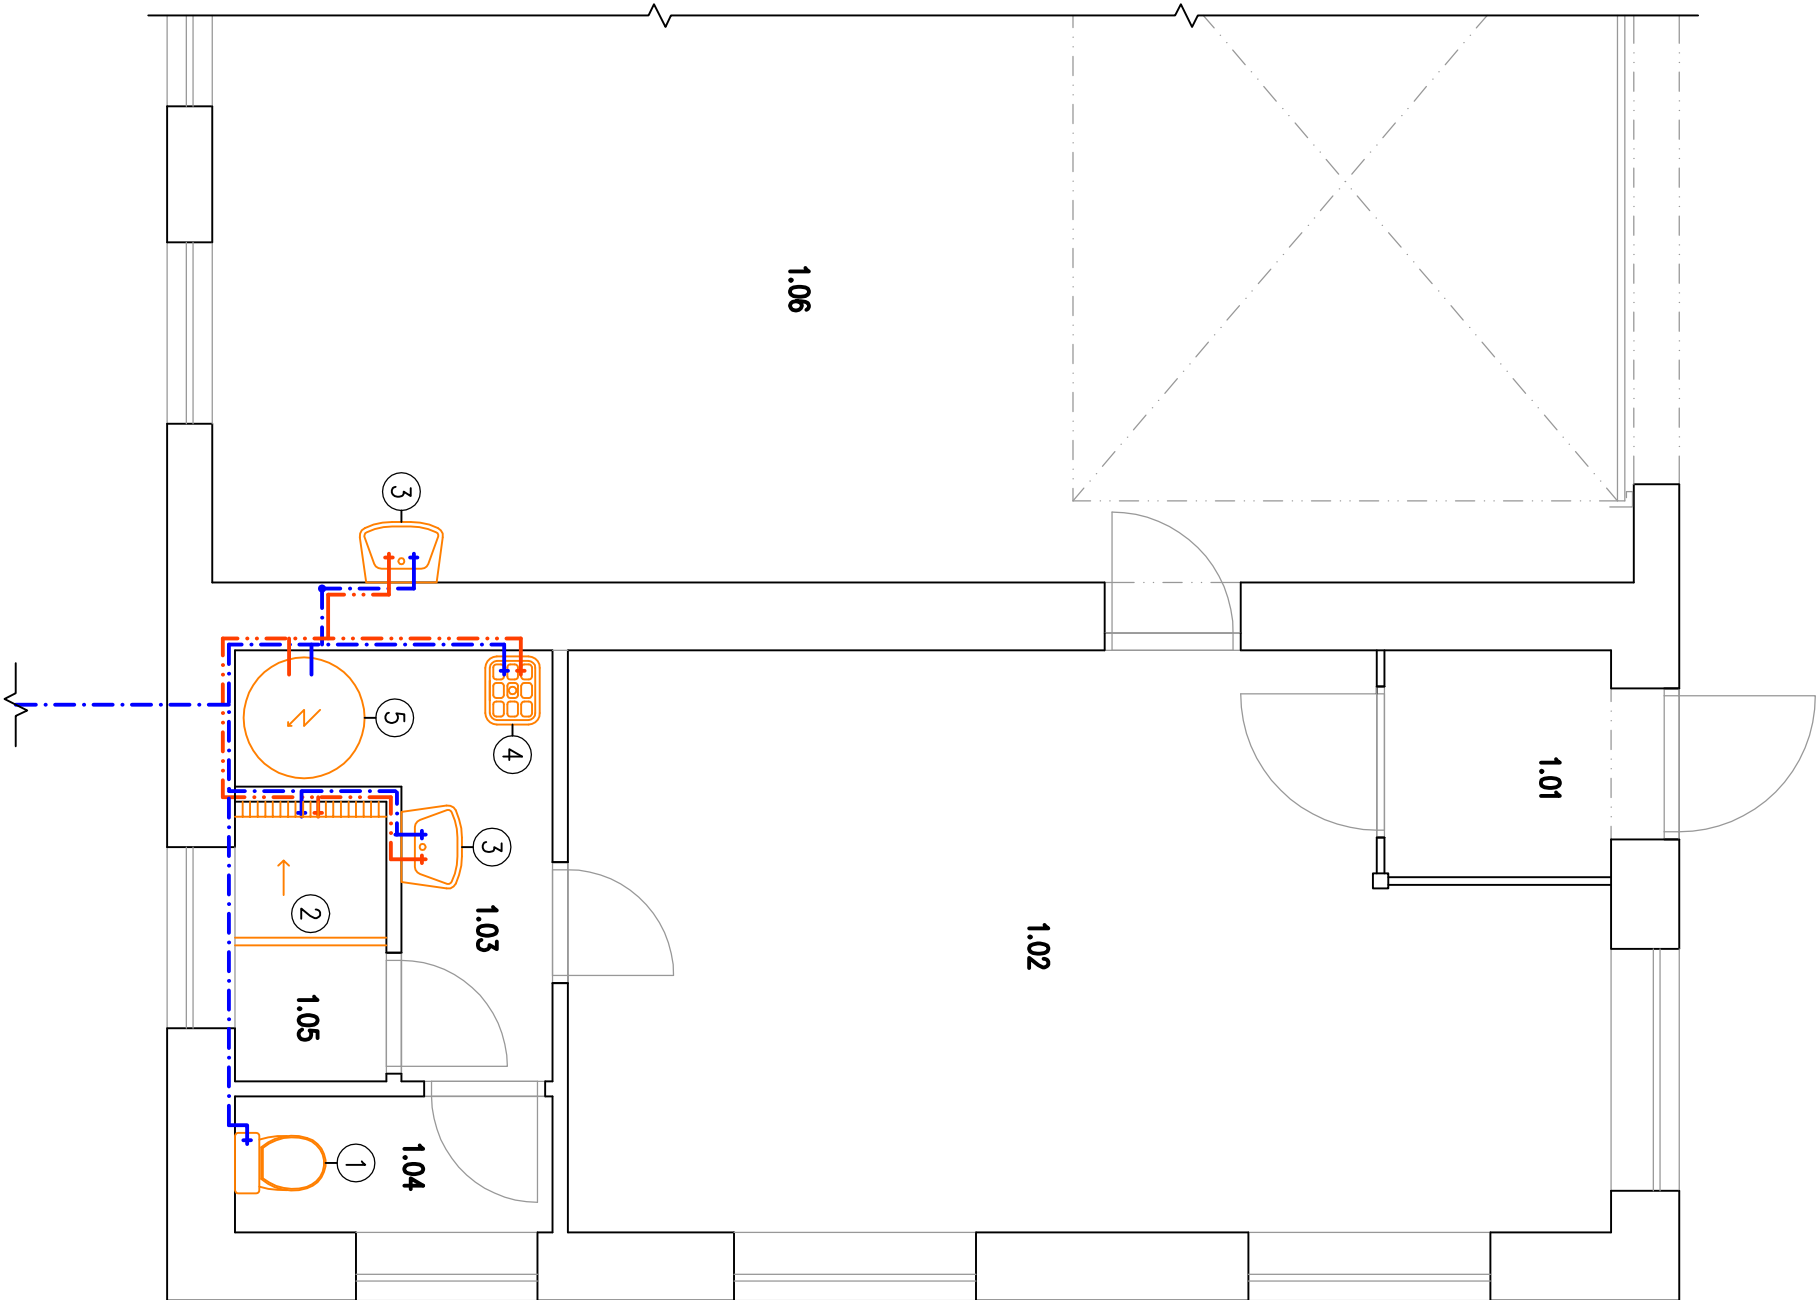

LEGENDA MATERIÁLŮ

- STUDENÁ VODA PPR PN 16
- TEPLÁ UŽITKOVÁ VODA PPR PN 20
- 1 KOMBINOVANÝ KLOZET
- 2 SPRCHOVÝ KOUT
- 3 UMYVADLO
- 4 VÝLEVKA
- 5 ELEKTRICKÝ AKUMULAČNÍ OHŘÍVAČ VODY

INVESTOR: MĚSTO ŠLUKNOV NÁMĚSTÍ MÍRU 1 407 77 ŠLUKNOV		GENERALNÍ PROJEKTANT: ProProjekt - PROJEKTOVÁNÍ STAVEB - INŽENÝRSKÁ ČINNOST - DOZOROVÁNÍ STAVEB ProProjekt s.r.o. Komenského 1173 408 01 Rumburk tel. 412 332 317 projekce@proprojekt.cz www.proprojekt.cz			
MÍSTO: P.P.Č.K. 1378, 1379/4, 1379/2, 1395, 1376/1, 1372 K.Ú. ŠLUKNOV		PROJEKTANT ČÁSTI:			
STAVBA:		HIP: ING. JIŘÍ COBL		ZODPOVĚDNÝ PROJEKTANT: ING. JIŘÍ COBL	VYPRACOVAL: MARTIN ROUSEK
OTEVŘENÁ KOMPOSTÁRNA, ŠLUKNOV		FORMÁT: 1xA4		DATUM: 07/2013	ČÍSLO ZAKÁZKY: 2012122
		MĚŘÍTKO: 1:50		STUPEŇ PD: DSP	PARÉ:
PROJEKTOVÁ ČÁST: F.1.4.e ZAŘÍZENÍ ZDRAVOTNĚ TECHNICKÝCH INSTALACÍ		ČÁST: F.1.4			
VÝKRES: PŮDORYS 1.N.P. - SCHÉMA VODOVODU		ČÍSLO VÝKRESU: e.3			